



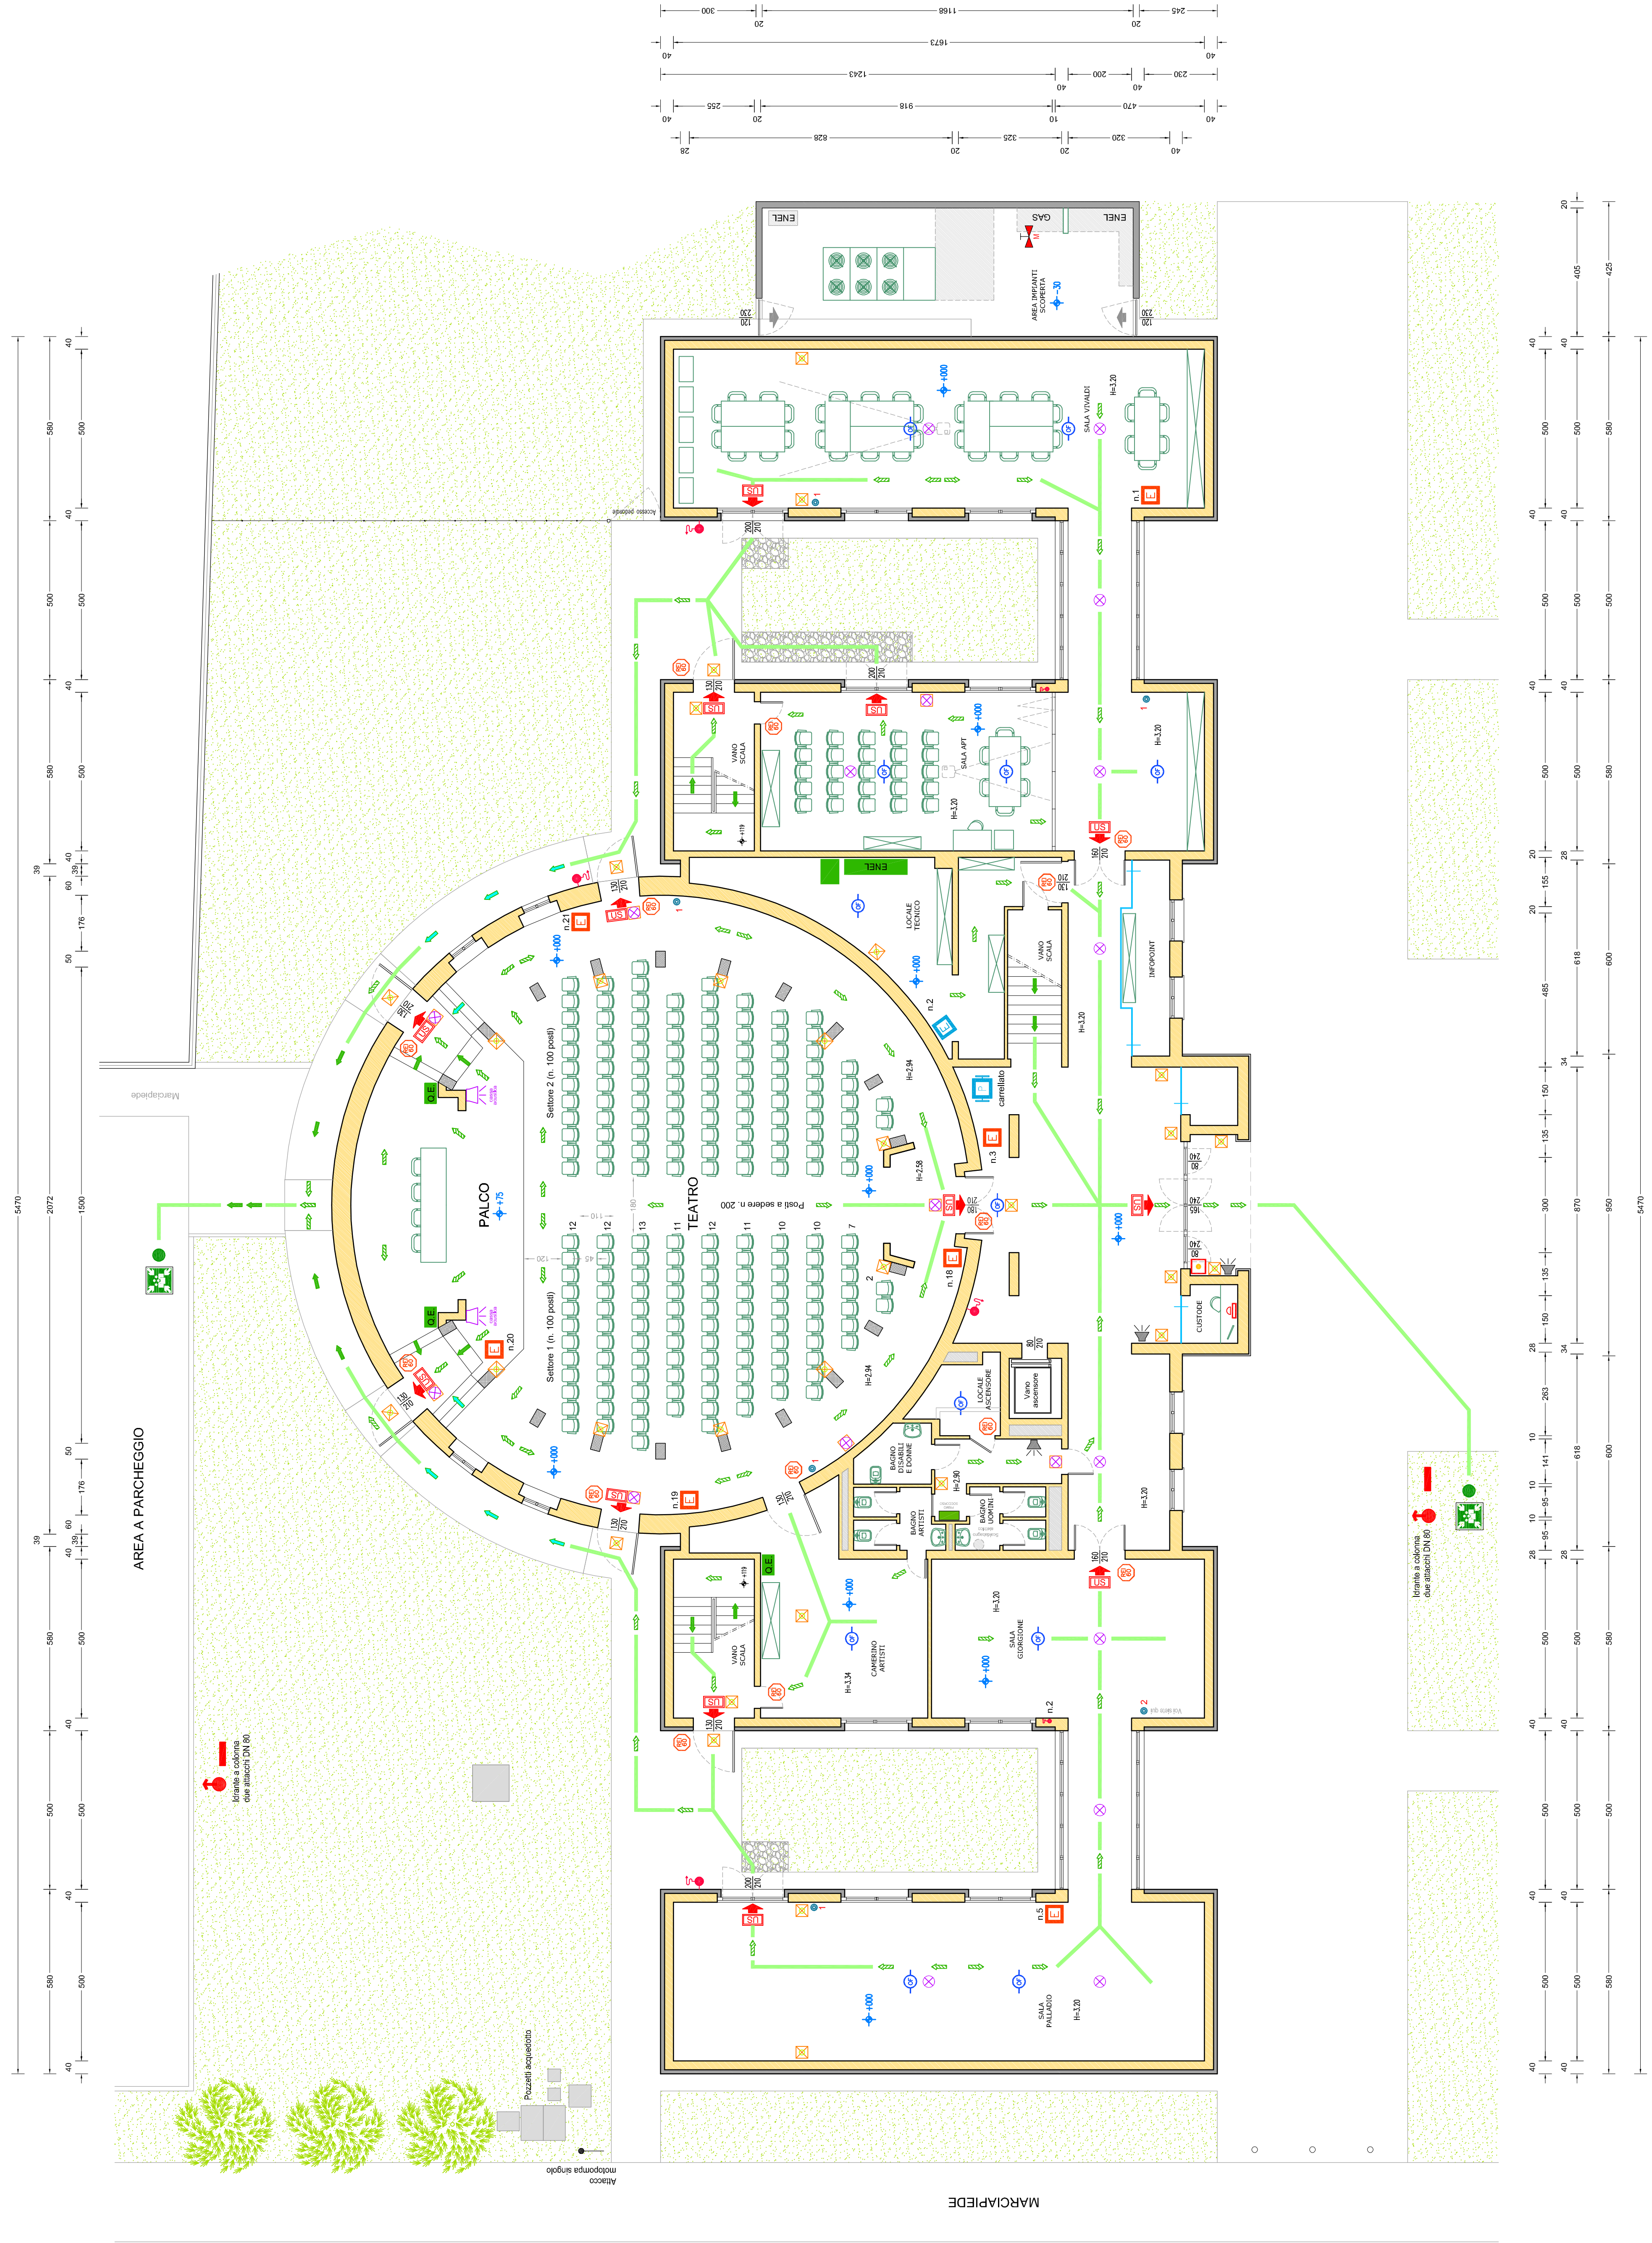

LEGENDA SIMBOLI ANTINCENDIO		n.
	PORTA RESISTENTE AL FUOCO	14
	USCITA DI EMERGENZA	13
	LAMPADA DI ALLARME INCENDIO	-
	KIT DI PRIMO SOCCORSO E COPERTA ANTIFAMMA	1
	LAMPADA DI EMERGENZA	23 interno 8 esterno 3 sul C.T.
	LAMPADA DI EMERGENZA - CARTELLO USCITA DI EMERGENZA	9
	LAMPADA DI EMERGENZA A SOFFITTO	11
	ESTINTORE PORTATILE A POLVERE 6 Kg - 3 A 233 BC	1 sul C.T.
	ESTINTORE PORTATILE CARBELLATO A POLVERE 30 Kg	1
	ESTINTORE PORTATILE AD ANIDRIDE CARBONICA 5 Kg - 113 BC	1
	COPERTA ANTIFAMMA	-
	VALVOLE DI INTERCETTAZIONE GAS METANO	1
	NASPO UNITAS	-
	ISOLANTE UNI 5 A PARETE - A CASSETTA	3 interni 3 esterni
	ISOLANTE A COLUMNA CON DUE ATTACCHI DN 10	2
	ATTACCO MOTORIPA PER MEZZ SOCCORSO ANTINCENDIO	1
	PULSANTE DI ALLARME GENERALE	1
	PULSANTE STACCO GENERALE ENERGIA ELETTRICA	1
	RIELEVATORE OPTOELETTRONICO DI FUMO - UNI 9795	12
	PUNTO DI RACCOLTA DI EMERGENZA	2
	ALLARME SONORO	3
	CARTELLO VOI SATE QUI? 1155-9040-12000 21-88-43.00-29.70	6
	PERCORSO DI USCITA ORIZZONTALE	
	PERCORSO DI USCITA VERSO IL MASSO	
	PERCORSO DI USCITA VERSO IL LITO	

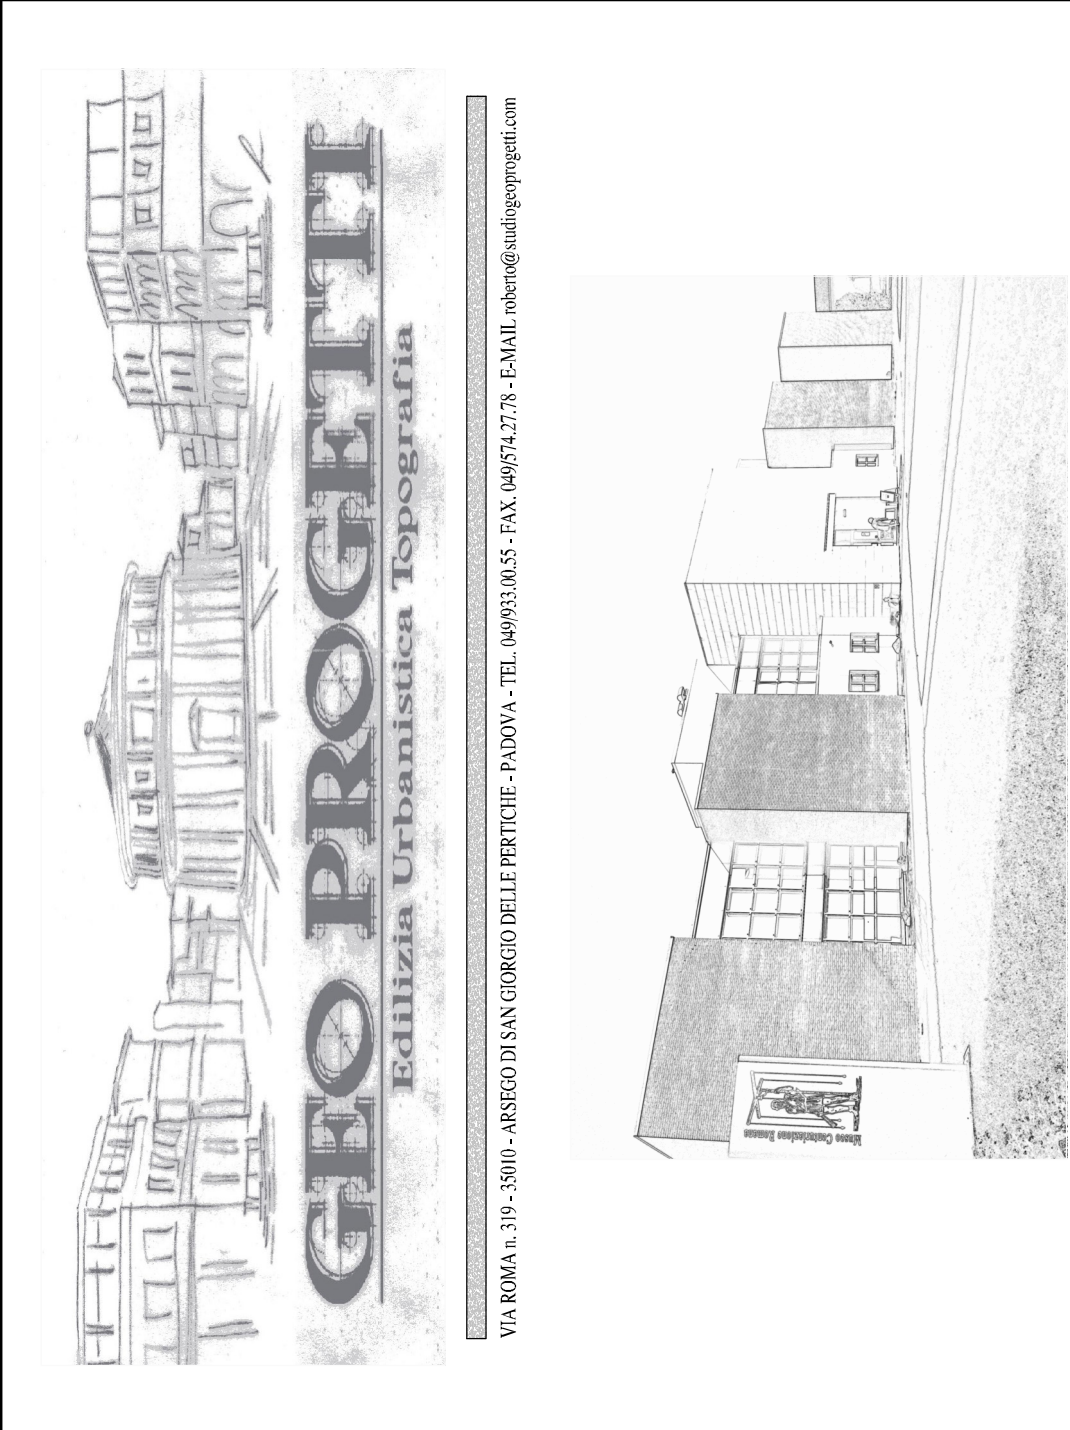

COMUNE DI
BORGORICO
PROVINCIA DI PADOVA

PROGETTO
**C.I.L.A. Opere di Adeguamento
VVF Valutazione progetto e S.C.I.A.**
Parere PREVENTIVO alla C.C.V.L.P.S. ed AGIBILITA'
Art. n° 6 Bis del D.P.R. n° 390/01
Alt. n° 652/0 e n° 681/B del D.P.R. 15/1/2011
Art. n° 80 T.U.L.P.S.

OGGETTO
PIANTA PIANO TERRA

PROGETTISTA
BATTISTON Geom. ROBERTO

COMMITTENTE
COMUNE DI BORGORICO
Arch. Riccardo Mare - Ufficio Manutenzioni

DATA
15 Maggio 2020

FILE

ARCHIVIO
1332

COLLABORATORI
Battiston Geom. Matteo

SCALA
1:100

TAVOLA
14