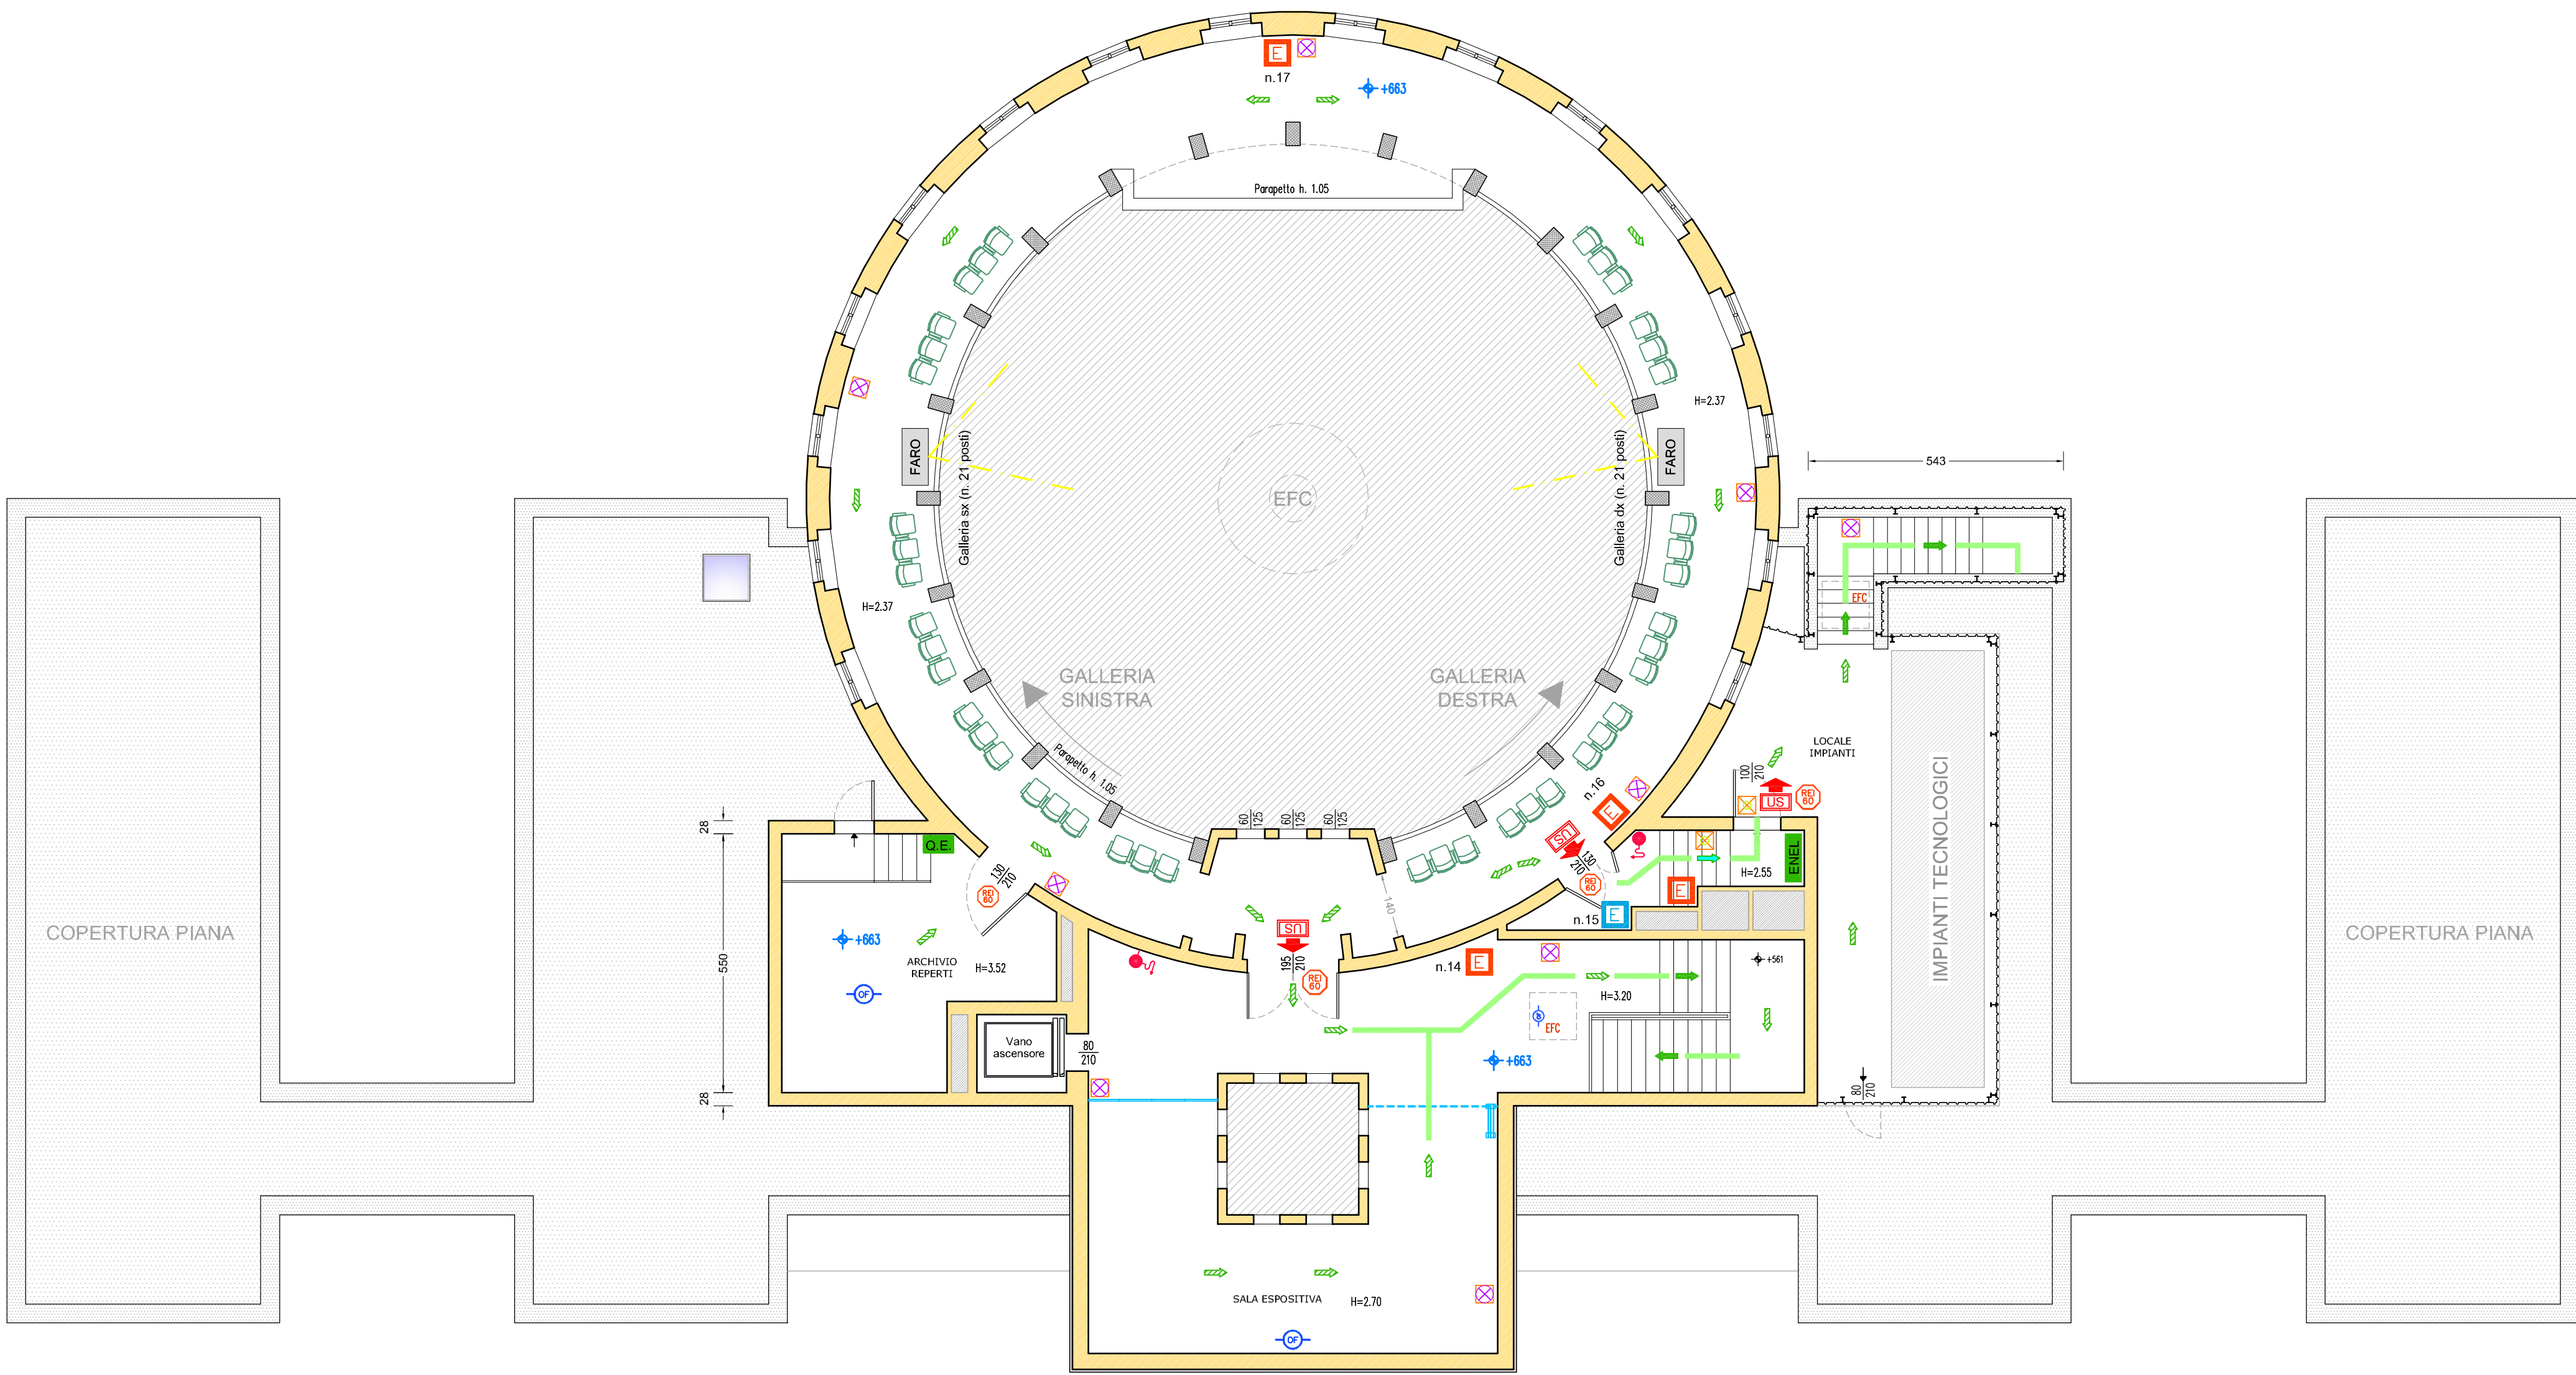
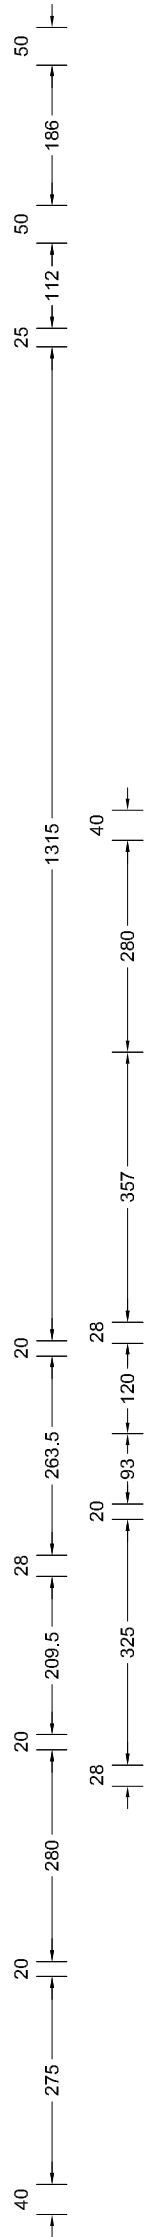
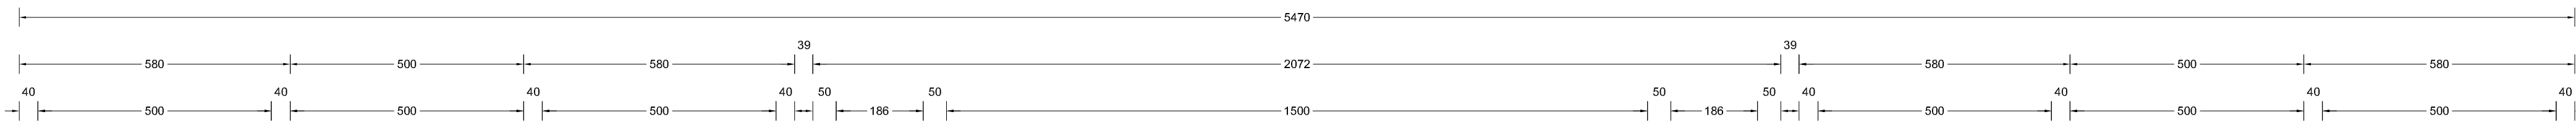


PIANTA PIANO SECONDO
Superficie utile complessiva Mq. 295,46
Superficie utile complessiva P.T. + P.1. + P.2. Mq. 1695,95

LEGENDA SIMBOLI ANTINCENDIO		n.
	PORTA RESISTENTE AL FUOCO	4
	USCITA DI EMERGENZA	3
	LAMPADA DI ALLARME INCENDIO	-
	KIT DI PRIMO SOCCORSO E COPERTA ANTIFIAMMA	-
	LAMPADA DI EMERGENZA	2
	LAMPADA DI EMERGENZA - CARTELLO USCITA DI EMERGENZA	9
	ESTINTORE PORTATILE A POLVERE 6 Kg - 34 A 233 BC	4
	ESTINTORE PORTATILE CARRELLATO A POLVERE 30 Kg	-
	ESTINTORE PORTATILE AD ANIDRIDE CARBONICA 5 Kg - 113 BC	1
	COPERTA ANTIFIAMMA	-
	VALVOLA DI INTERCESSIONE GAS METANO	-
	NASPO UNI 25	-
	IDRANTE UNI 45 A PARETE - A CASSETTA	2
	IDRANTE A COLONNA CON DUE ATTACCHI DN 70	-
	ATTACCO MOTOPOMPA PER MEZZI SOCCORSO ANTINCENDIO	-
	PULSANTE DI ALLARME GENERALE	-
	PULSANTE STACCO GENERALE ENERGIA ELETTRICA	-
	RILEVATORE OPTOELETTRONICO DI FUMO - UNI 9795	3
	PUNTO DI RACCOLTA DI EMERGENZA	-
	ALLARME SONORO	-
	CARTELLO "VOI SIETE QUI" 1) dim. 59,40 * 42,00 2) dim. 43,00 * 29,70	-
	PERCORSO DI USCITA ORIZZONTALE	
	PERCORSO DI USCITA VERSO IL BASSO	
	PERCORSO DI USCITA VERSO L'ALTO	

VIA ROMA n. 319 - 35010 - ARSEGO DI SAN GIORGIO DELLE PERTICHE - PADOVA - TEL. 049/933.00.55 - FAX 049/574.27.78 - E-MAIL roberto@studiogeoprogetti.com

COMUNE DI
BORGORICCO
PROVINCIA DI PADOVA

PROGETTO
C.I.L.A. Opere di Adeguamento
VVF Valutazione progetto e S.C.I.A.
Parere PREVENTIVO alla C.C.V.L.P.S. ed AGIBILITA'

Art. n° 6 Bis del D.P.R. n° 380/01
Att. n° 65.2.C e n° 69.1.B del D.P.R. 151/2011
Art. n° 80 T.U.L.P.S.

DATA
15 Maggio 2020

FILE
--

ARCHIVIO
1352

COLLABORATORI
Bergamin Geom. Matteo

OGGETTO
LAYOUT
PIANTA PIANO SECONDO

PROGETTISTA
BATTISTON Geom. ROBERTO

COMMITTENTE
COMUNE DI BORGORICCO
Arch. Raccanella Maria - Ufficio Manutenzioni

SCALA
1:100

TAVOLA
16